



PŮDORYS 5.NP

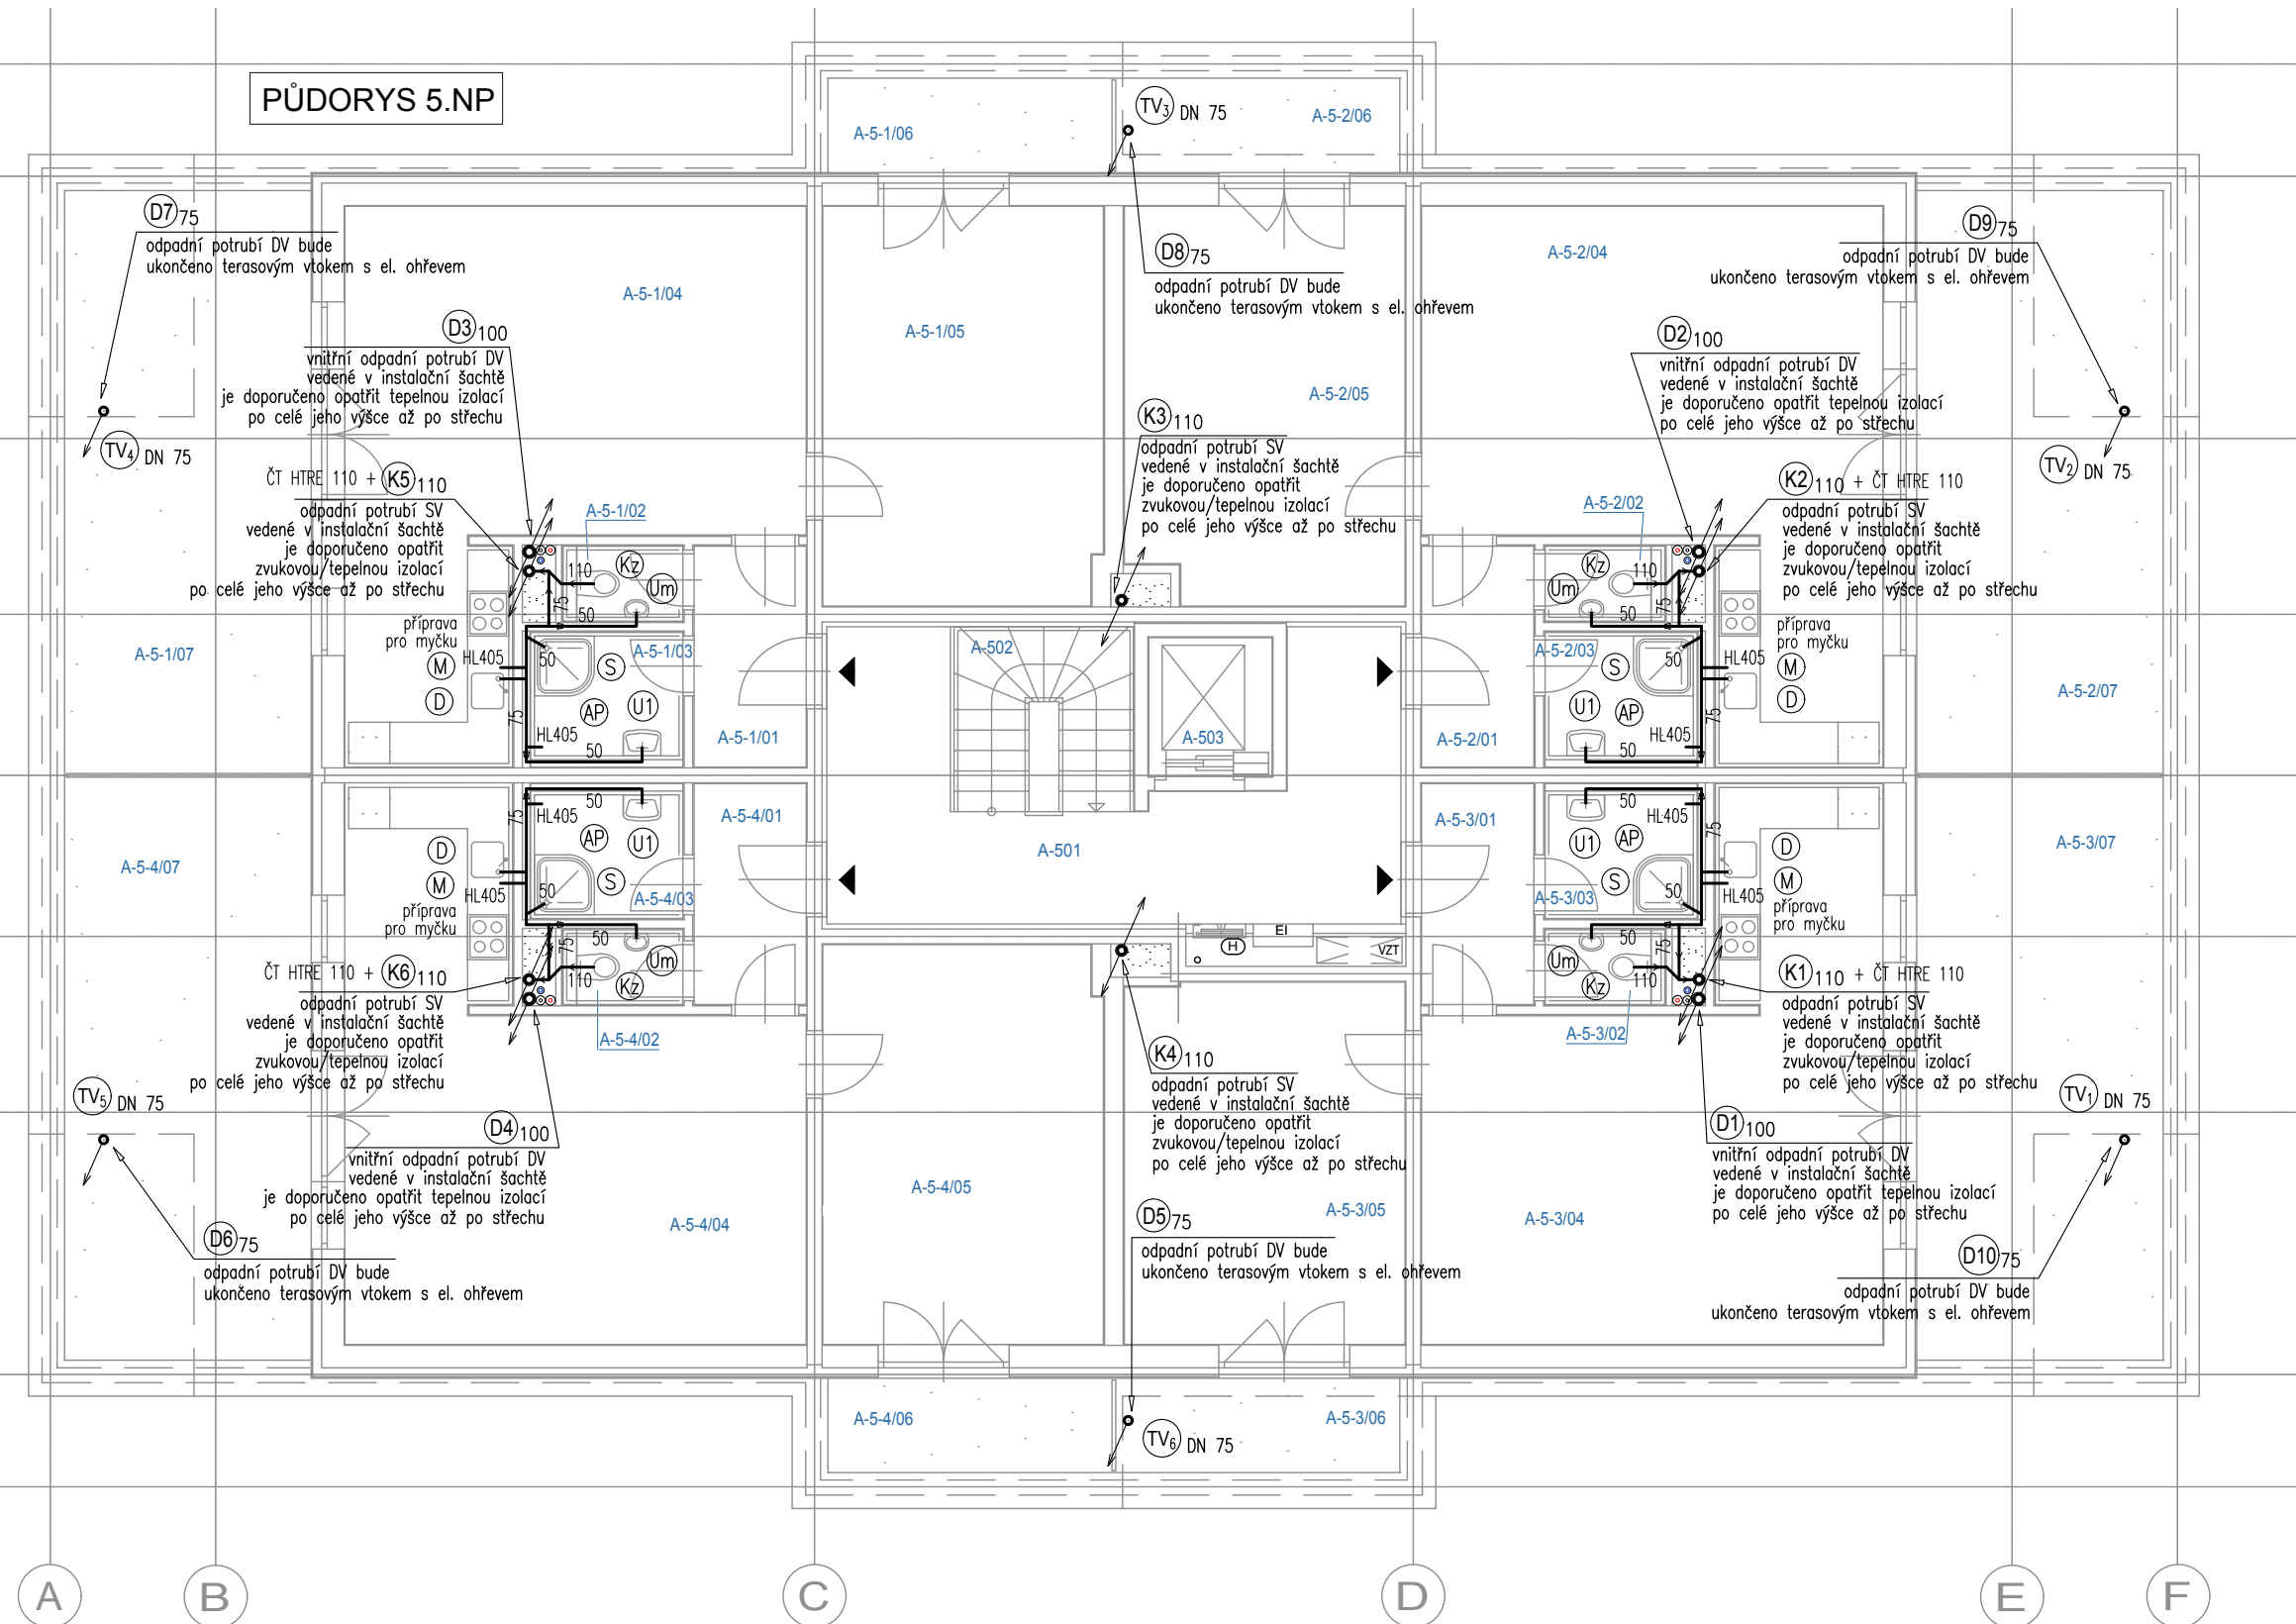

LEGENDA MÍSTNOSTÍ:

Ozn.	Název místnosti	Plocha				
		ČUP	CP			
3 + KK	A-5-1/01	Chodba	9,10	65,20	72,35	
	A-5-1/02	WC	1,60			
	A-5-1/03	Koupelna	3,65			
	A-5-1/04	Obývací pokoj + kk	25,45			
	A-5-1/05	Pokoj	12,65			
	A-5-1/06	Terasa	12,75			
	A-5-1/07	Terasa	7,15			7,15
2 + KK	A-5-2/01	Chodba	8,35	65,20	72,35	
	A-5-2/02	WC	5,00			
	A-5-2/03	Koupelna	20,30			
	A-5-2/04	Obývací pokoj + kk	12,30			
	A-5-2/05	Pokoj	5,60			5,60
	A-5-2/06	Terasa	5,60			
	A-5-2/07	Terasa	5,60			
3 + KK	A-5-3/01	Chodba	9,10	65,20	72,35	
	A-5-3/02	WC	1,60			
	A-5-3/03	Koupelna	3,65			
	A-5-3/04	Obývací pokoj + kk	25,45			
	A-5-3/05	Pokoj	12,65			
	A-5-3/06	Terasa	12,75			
	A-5-3/07	Terasa	7,15			7,15
3 + KK	A-5-4/01	Chodba	9,10	65,20	72,35	
	A-5-4/02	WC	1,60			
	A-5-4/03	Koupelna	3,65			
	A-5-4/04	Obývací pokoj + kk	25,45			
	A-5-4/05	Pokoj	12,65			
	A-5-4/06	Terasa	12,75			
	A-5-4/07	Terasa	7,15			7,15

Společné prostory	Ozn.	Název místnosti	Plocha
	A-5-01	Chodba	20,65
	A-5-02	Schodiště	4,80
	A-5-03	Výtah	3,20

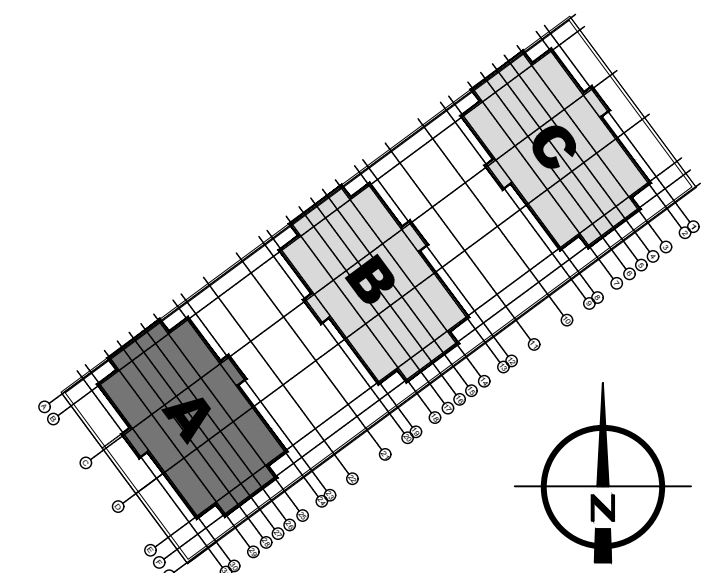

Profese ZTI - kanalizace - odvod splaškových a dešťových vod

Legenda nového potrubí:
 ← PŘÍPOJOVACÍ KANALIZAČNÍ POTRUBÍ (HT-PP) – min. sklon 3 ‰

Vysvětlivky:
 ● K1-x NOVÉ ODPADNÍ POTRUBÍ (HT-systém, PP) – odvod splaškových vod od ZP
 ● D1-4 NOVÉ (VNITŘNÍ) ODPADNÍ POTRUBÍ (HT-systém, PP) – odvod dešť. vod přes střešní vtok
 ● D5-10 NOVÉ (VNĚJŠÍ/VNITŘNÍ) ODPADNÍ POTRUBÍ (PVC) – odvod dešť. vod přes terasový vtok
 ● TV_x TERASOVÝ VTKOVÝ S EL. OHŘEVEM (prostup střešních musí být dokonale utěsněn a tepelně izolován)

Upozornění:
 SVISLÉ ODPADNÍ A PŘÍPOJOVACÍ POTRUBÍ PRO ODVOD SPLAŠKOVÝCH I DEŠŤOVÝCH VOD (vnitřní svody) BUDE PŘEVEDENO Z ODPADNÍCH TRUBEK A TVAROVEK HT – systému (PP), PŘÍPADNĚ MŮŽE BÝT PŘEVEDENO Z TICHÝCH ODPADNÍCH TRUBEK A TVAROVEK SYSTÉMU SKOLAN dB (mínorálně zesílený PP).
 VEŠKERÉ ODPADNÍ KAN. POTRUBÍ V INST. ŠACHTÁCH I POTRUBÍ OPLÁŠTĚNÉ SDK DESKAMI BUDE OPATŘENO ZVUKOVOU IZOLACÍ MIN. TL. 20 mm.
 PŘÍPOJOVACÍ POTRUBÍ – NEVĚTRANÉ PŘI DÉLCE VĚTŠÍ NEŽ 4m, ALE MAX. 6m BUDE OPATŘENO ČISTIČNÍMI TVAROVKAMI.
 PŘÍPOJOVACÍ POTRUBÍ – VĚTRANÉ – VĚTRACÍ POTRUBÍ SE NA PŘÍPOJOVACÍ POTRUBÍ NAPŮJÍ SHORA.
 ČISTIČNÍ TVAROVKY HTRE NA VŠECH ODPADNÍCH POTRUBÍCH SPLAŠKOVÉ KANALIZACE BUDOU OSAZENY cca v 0,8–1,0 m NAD PODLAHOU V KAŽDÉM PODLAŽÍ, PŘÍPADNĚ DLE DOMLUUVY S HLAVNÍM PROJEKTANTEM.
 ČISTIČNÍ TVAROVKY HTRE NA VŠECH ODPADNÍCH POTRUBÍCH VNITŘNÍ DEŠŤOVÉ KANALIZACE BUDOU OSAZENY BUĎ V NEJNÍŽŠÍM PODLAŽÍ cca v 1,0 m NAD PODLAHOU NEBO NA LEŽATÉM POTRUBÍ, PŘÍPADNĚ DLE DOMLUUVY S HLAVNÍM PROJEKTANTEM.
 ROZMĚRY A POLOHA REVIZNÍCH DVÍŘEK – BUDOU UPŘESNĚNY PO DOMLUUVĚ S PROJEKTANTEM STAVEBNÍ ČÁSTI.
 UCHYCENÍ KANALIZAČNÍHO POTRUBÍ BUDE PŘEVEDENO POMOCÍ ZVUKOVĚ IZOLAČNÍCH OBJEMEK – UCHYCENÍ SVISLÉHO ODPADNÍHO POTRUBÍ BUDE PŘEVEDENO VE STROPNÍ KONSTRUKCI A MINIMÁLNĚ V POLOVINĚ PŘÍSLUŠNÉHO PATRA KE ZDĚNÉ KONSTRUKCI.

POŽÁRNÍ OPRAVY – PŘI PROSTUPU POTRUBÍ DO JINÉHO POŽÁRNÍHO ÚSEKU – BUDE PŘEVEDENO UTĚSNĚNÍ CERTIFIKOVANÝM PROTIPOŽÁRNÍM SYSTÉMEM!
 DRÁŽKY A PROSTUPY, PŘÍPADNĚ REVIZNÍ OTVORY S DVÍŘKY SOUVISEJÍCÍ S PROJEKTEM ZDRAVOTECHNIKY BUDOU UPŘESNĚNY V PRŮBĚHU REALIZACE, V KOORDINACI S PROJEKTEM STAVEBNÍ ČÁSTI A OSTATNÍCH PROFESÍ!
 PŘI REALIZACI JE NUTNO DBÁT NA DODRŽENÍ PODMINEK SOUBĚŽNÉHO VEDENÍ A KRÍŽENÍ ROZVODŮ JEDNOTLIVÝCH PROFESÍ! ZAŘÍZOVACÍ PŘEDMĚTY (ZP) JSOU POPSÁNY V TECHNICKÉ ZPRÁVĚ (při realizaci ZTI nutno zajistit soulad s návrhem kuch. linky).
 Vnitřní kanalizace je kótována (vztažena) k ±0,000 v objektu, příp. k čistě podlaže daného podlaží!

IZOLACE TRUBEK:
 K zamezení vzniku kondenzátu zpravidla dostačuje vhodný izolační materiál tloušťky 2–3 cm. Důležitý je difúzně nepropustný vnější povrch potrubní izolace, aby bylo zamezeno pronikání vlhkosti do izolační roviny. Izolace proti zvuku šířícímu se vzduchem, příp. tělesy.
 K montáži potrubí na stropě nebo na stěně je nutno použít upevňovací materiál umožňující absorpci zvuku šířícího se tělesy. V případě stěnových a stropních průchodů je pro zajištění zvukové izolace nutné obalit potrubní větve vhodným izolačním materiálem, (např. 4 mm PE hadice). Postačují i jen malé stykové body (např. zbytky malty mezi potrubní větví a stěnou), aby v případě zvuku šířícího se tělesy došlo k vytvoření akustického mostu. Při volné montáži v šachtě není celoplošná zvuková izolace potrubí nutná, spíše doporučená. Při montáži do štěrbin a následně zakrytí omítkou a dále při zabetonování potrubí je pro absorpci zvuku šířícího se tělesy nezbytně nutné izolační hadice (4 mm PE).

±0,000 = 347,50 m n.m. Bpv.

Generální projektant: ADAM PRVNÍ s.r.o. architektonický atelier Jindřichská 746 530 02 Pardubice tel 466 655 150 tel fax 466 655 149 www.adam1.cz info@adam1.cz	Investor: anara s.r.o. Kostnická 598, Svítkov, 530 06 Pardubice
Název akce: BD RYCHNOV NAD KNĚŽNOU - JAVORNICKÁ	Stupeň projektu: Dokumentace pro vydání stavebního povolení (DSP)
Místo stavby k.ú. Rychnov nad Kněžnou, Javornická, 516 01 Rychnov nad Kněžnou	Číslo zakázky: 022019
Stavební objekt: SO 01 - BYTOVÝ DŮM A	Zodpovědný projektant: Ing. Marek Mojžíšek
Část projektu: ZAŘÍZENÍ ZDRAVOTNĚ TECHNICKÝCH INSTALACÍ D.1.4.3	HIP: Ing. arch. Jan Kovář, Ing. arch. Marek Adámek
Název dokumentu: PŮDORYS 5.NP - rozvod kanalizace	Vypracoval: Ing. Šárka Brňáková datum: 09/2019 číslo revize: 00
	č.paré měřítko: 1:100 formát: 2x A4