

LEGENDA MÍSTNOSTÍ:

	Ozn.	Název místnosti	Plocha	
			ČUP	CP
3 + KK	A-5-1/01	WC	9,10	65,20
	A-5-1/02	Koupelna	1,60	
	A-5-1/03	Obyvací pokoj + kk	3,65	
	A-5-1/04	Pokoj	25,45	
	A-5-1/05	Terasa	12,65	
	A-5-1/06	Terasa	12,75	
	A-5-1/07	Terasa	7,15	
2 + KK	A-5-2/01	WC	8,35	51,55
	A-5-2/02	Koupelna	5,00	
	A-5-2/03	Obyvací pokoj + kk	20,30	
	A-5-2/04	Pokoj	12,30	
	A-5-2/05	Terasa	5,60	
	A-5-2/06	Terasa	5,60	
	A-5-2/07	Terasa	5,60	
3 + KK	A-5-3/01	WC	9,10	65,20
	A-5-3/02	Koupelna	1,60	
	A-5-3/03	Obyvací pokoj + kk	3,65	
	A-5-3/04	Pokoj	25,45	
	A-5-3/05	Terasa	12,65	
	A-5-3/06	Terasa	12,75	
	A-5-3/07	Terasa	7,15	
3 + KK	A-5-4/01	WC	9,10	65,20
	A-5-4/02	Koupelna	1,60	
	A-5-4/03	Obyvací pokoj + kk	3,65	
	A-5-4/04	Pokoj	25,45	
	A-5-4/05	Terasa	12,65	
	A-5-4/06	Terasa	12,75	
	A-5-4/07	Terasa	7,15	

Společné prostory	Ozn.	Název místnosti	Plocha
	A-501	Chodba	20,65
	A-502		4,80
	A-503	Výtah	3,20

LEGENDA ZNAČEK

- OCELOVÁ DESKOVÁ PROFILOVANÁ OTOPNÁ TĚLESA S VESTAVĚNÝM VENTILEM A PRAVÝM (RESP. LEVÝM) SPODNÍM PŘIPOJENÍM
- OCELOVÁ TRUBKOVÁ OTOPNÁ TĚLESA SE SPODNÍM STŘEDOVÝM PŘIPOJENÍM
- NIKA MĚŘENÍ SPOTŘEBY TEPLA PRO BYTY S TYPOVOU BYTOVOU ROZDĚLOVACÍ STANICÍ
- STOUPACÍ POTRUBÍ - POTRUBÍ OCELOVÁ OPATŘENÁ TEPELNOU IZOLACÍ

LEGENDA POTRUBÍ

- POTRUBÍ TEPLÉ TOPNÉ VODY - PŘÍVODNÍ
- ZPĚTNÉ
- POTRUBÍ VÍCEVRSTVÁ, HLINÍKOPLASTOVÁ, OPATŘENÁ TEPELNOU IZOLACÍ - VEDENA V KONSTRUKCI PODLAHY



UPOZORNĚNÍ

TATO PROJEKTOVÁ DOKUMENTACE NESLOUŽÍ JAKO PODKLAD PRO PROVÁDĚNÍ STAVBY! JE ZPRACOVÁNA PRO ÚČELY STAVEBNÍHO ŘÍZENÍ. NENAHAZUJE PROVÁDĚCÍ ANI VÝROBNÍ DOKUMENTACI. PROJEKTOVÁ DOKUMENTACE PRO PROVÁDĚNÍ STAVBY BUDE ZPRACOVÁNA V DALŠÍM STUPNÍ.

POZNÁMKA

OTOPNÁ TĚLESA BUDOU NA ROZVODY ÚT PŘIPOJENA ROHOVÝMI ARMATURAMI ZE ZDI. (viz. DETAIL NAPOJENÍ OTOPNÝCH TĚLES).

DETAIL NAPOJENÍ OTOP. TĚLES - ZE ZDI

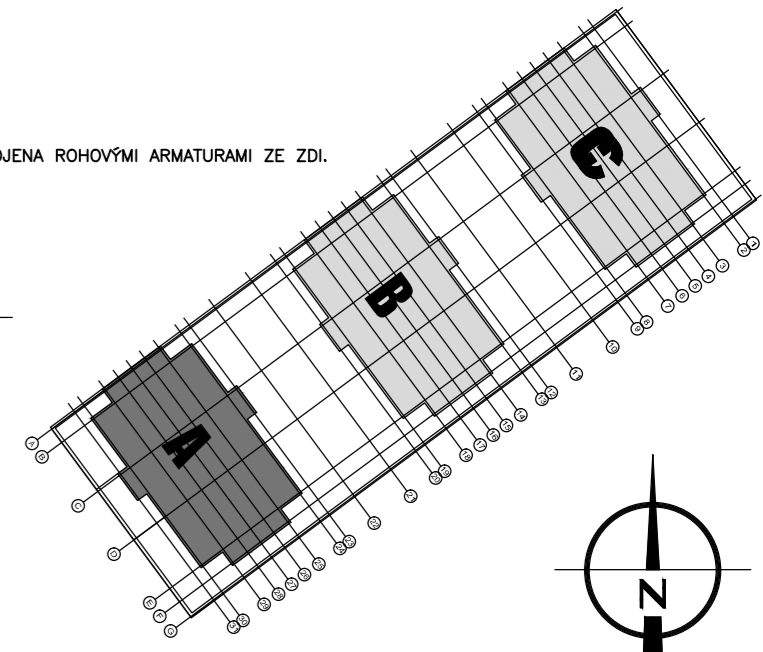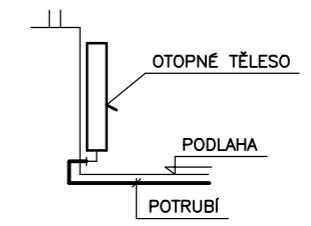

±0,000 = 347,50 m n.m. Bpv.

Generální projektant:	ADAM PRVNÍ s.r.o. architektonický atelier Jindřichská 746 530 02 Pardubice tel 466 655 158 tel/fax 466 655 148 www.adam1.cz info@adam1.cz	Investor:	anara s.r.o. Kostnická 598, Svítkov, 530 06 Pardubice
Název akce:	BD RYCHNOV NAD KNĚŽNOU - JAVORNICKÁ	Stupeň projektu:	Dokumentace pro vydání rozhodnutí o umístění stavby (DUR)
Místo stavby	k.ú. Rychnov nad Kněžnou, Javornická, 516 01 Rychnov nad Kněžnou	Číslo zakázky:	022019
Stavební objekt:	SO 01 - BYTOVÝ DŮM A	Zodpovědný projektant:	Ing. arch. Jan Kovář
Část projektu:	ZAŘÍZENÍ PRO VYTÁPĚNÍ STAVEB	HIP:	Ing. arch. Marek Adámek
Název dokumentu:	PŮDORYS 5.NP	Vypracoval:	Ing. Marek Mojžíšek
		datum:	09/2019 měřítko: 1:100
		číslo revize:	00 formát: 3xA4